


PROJETO AR CONDICIONADO DO PLENÁRIO DA CÂMARA MUNICIPAL RIBEIRÃO - PE

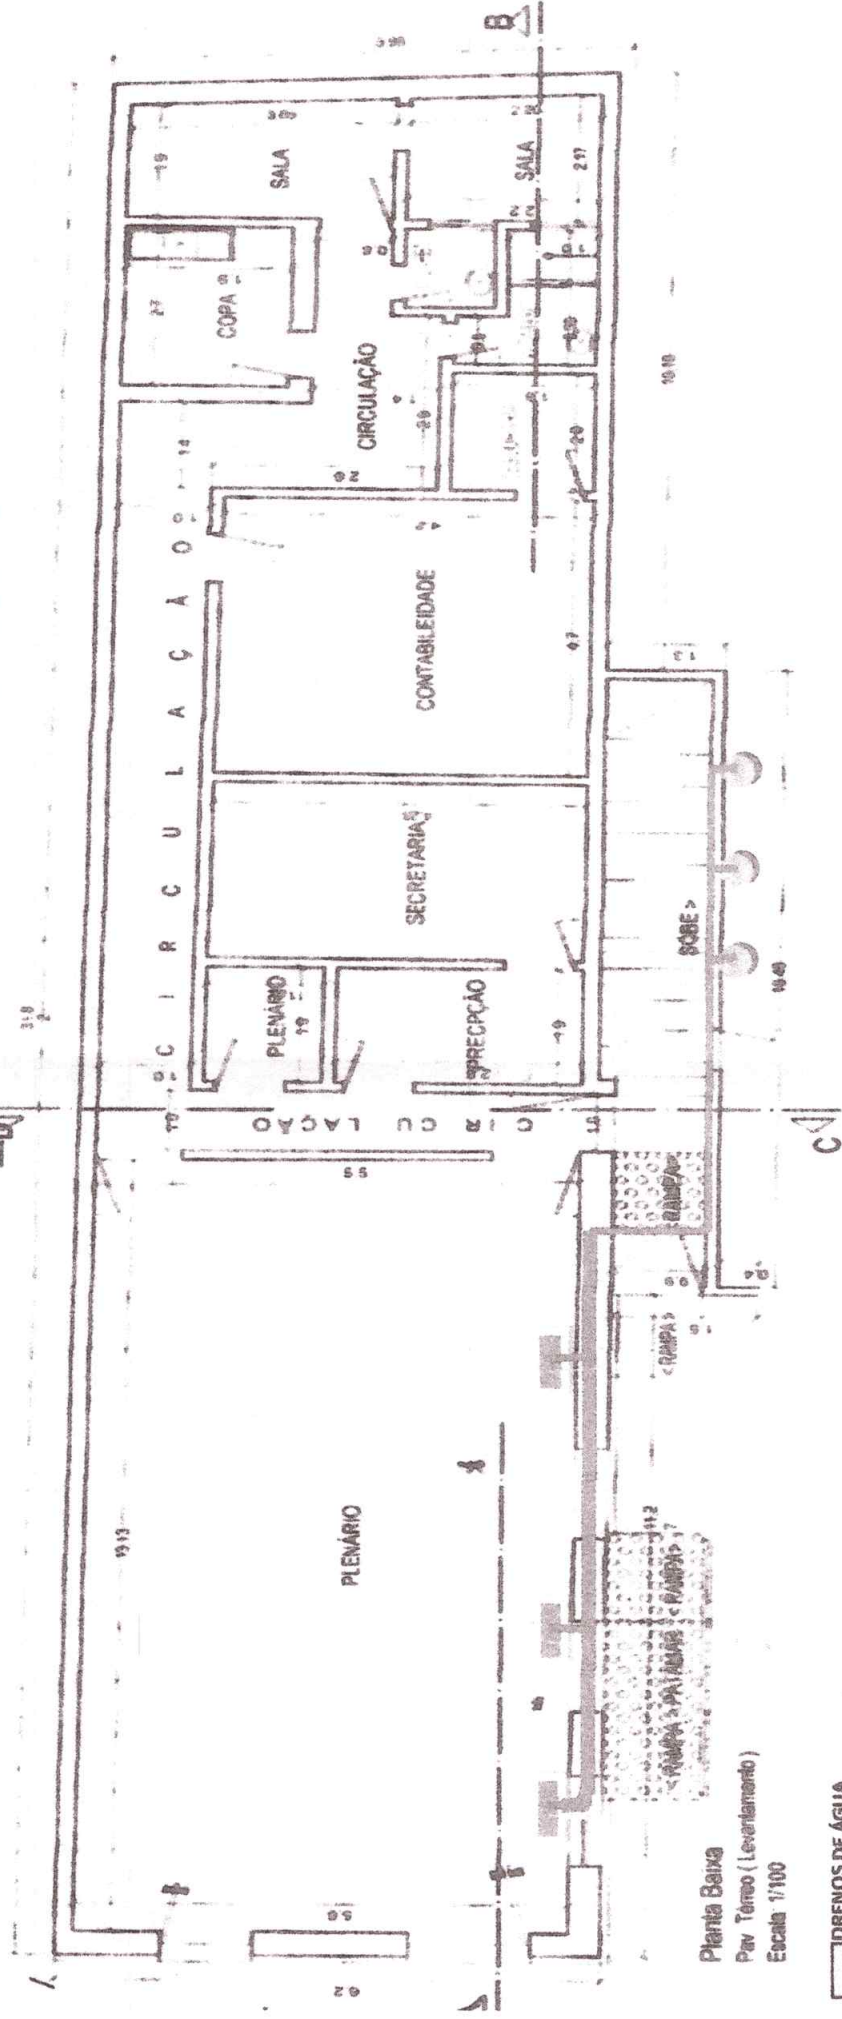

Planta Baixa
 Pav. Térreo (Levantamento)
 Escala 1/100

- DRENOS DE ÁGUA
- EVAPORADORES
- CONDENSADORES
- TUBULAÇÃO DE COBRE

PLENÁRIO: 1 AR CONDICIONADO DE 30.000 BTUS, COM 18 METROS DE TUBULAÇÃO.

PLENÁRIO: 1 AR CONDICIONADO DE 30.000 BTUS, COM 18 METROS DE TUBULAÇÃO.

PLENÁRIO: 1 AR CONDICIONADO DE 30.000 BTUS, COM 18 METROS DE TUBULAÇÃO.

QBS: TUBULAÇÃO ATÉ 3 METROS É O VALOR PADRÃO A PARTIR DE 3 METROS É EXCEDENTE.

